

工程设计证书编号  
 建筑行业（建筑工程）甲级资质，证书编号：A244022346  
 建筑行业（人防工程）乙级资质，证书编号：A344023246  
 市政行业（给水、排水、燃气、热力）乙级资质，证书编号：A344023246  
 城乡规划编制乙级资质，证书编号：（粤）城规编（182023）号  
 工程造价（建筑、市政）乙级资质，证书编号：152Y119  
 工程造价（工程造价）乙级资质，证书编号：乙12044020830  
 工程造价（工程造价、岩土工程勘察）乙级资质，证书编号：B144016165



附注  
 DESCRIPTION

会签	
总图	给排水
建筑	电气
结构	暖通
暖通	暖通
暖通	暖通
暖通	暖通
暖通	暖通
暖通	暖通
暖通	暖通
暖通	暖通
暖通	暖通

设计	林旭光
校核	宋洪林
审核	李岩
审定	林旭光
项目负责	李岩
专业负责	林旭光
制图	李岩
绘图	李岩
绘图	李岩
绘图	李岩
绘图	李岩
绘图	李岩

建设单位	全州县凤凰镇凤凰初中
工程项目	全州县凤凰镇凤凰初中
子项	6#学生宿舍楼
图名	总平面图
图别	方案
图号	建方1-2
版本号	V1.0
日期	2021.11
工程号	
案卷号	

图例	用地红线
图例	原有建筑
图例	拟建建筑
图例	绿地
图例	道路

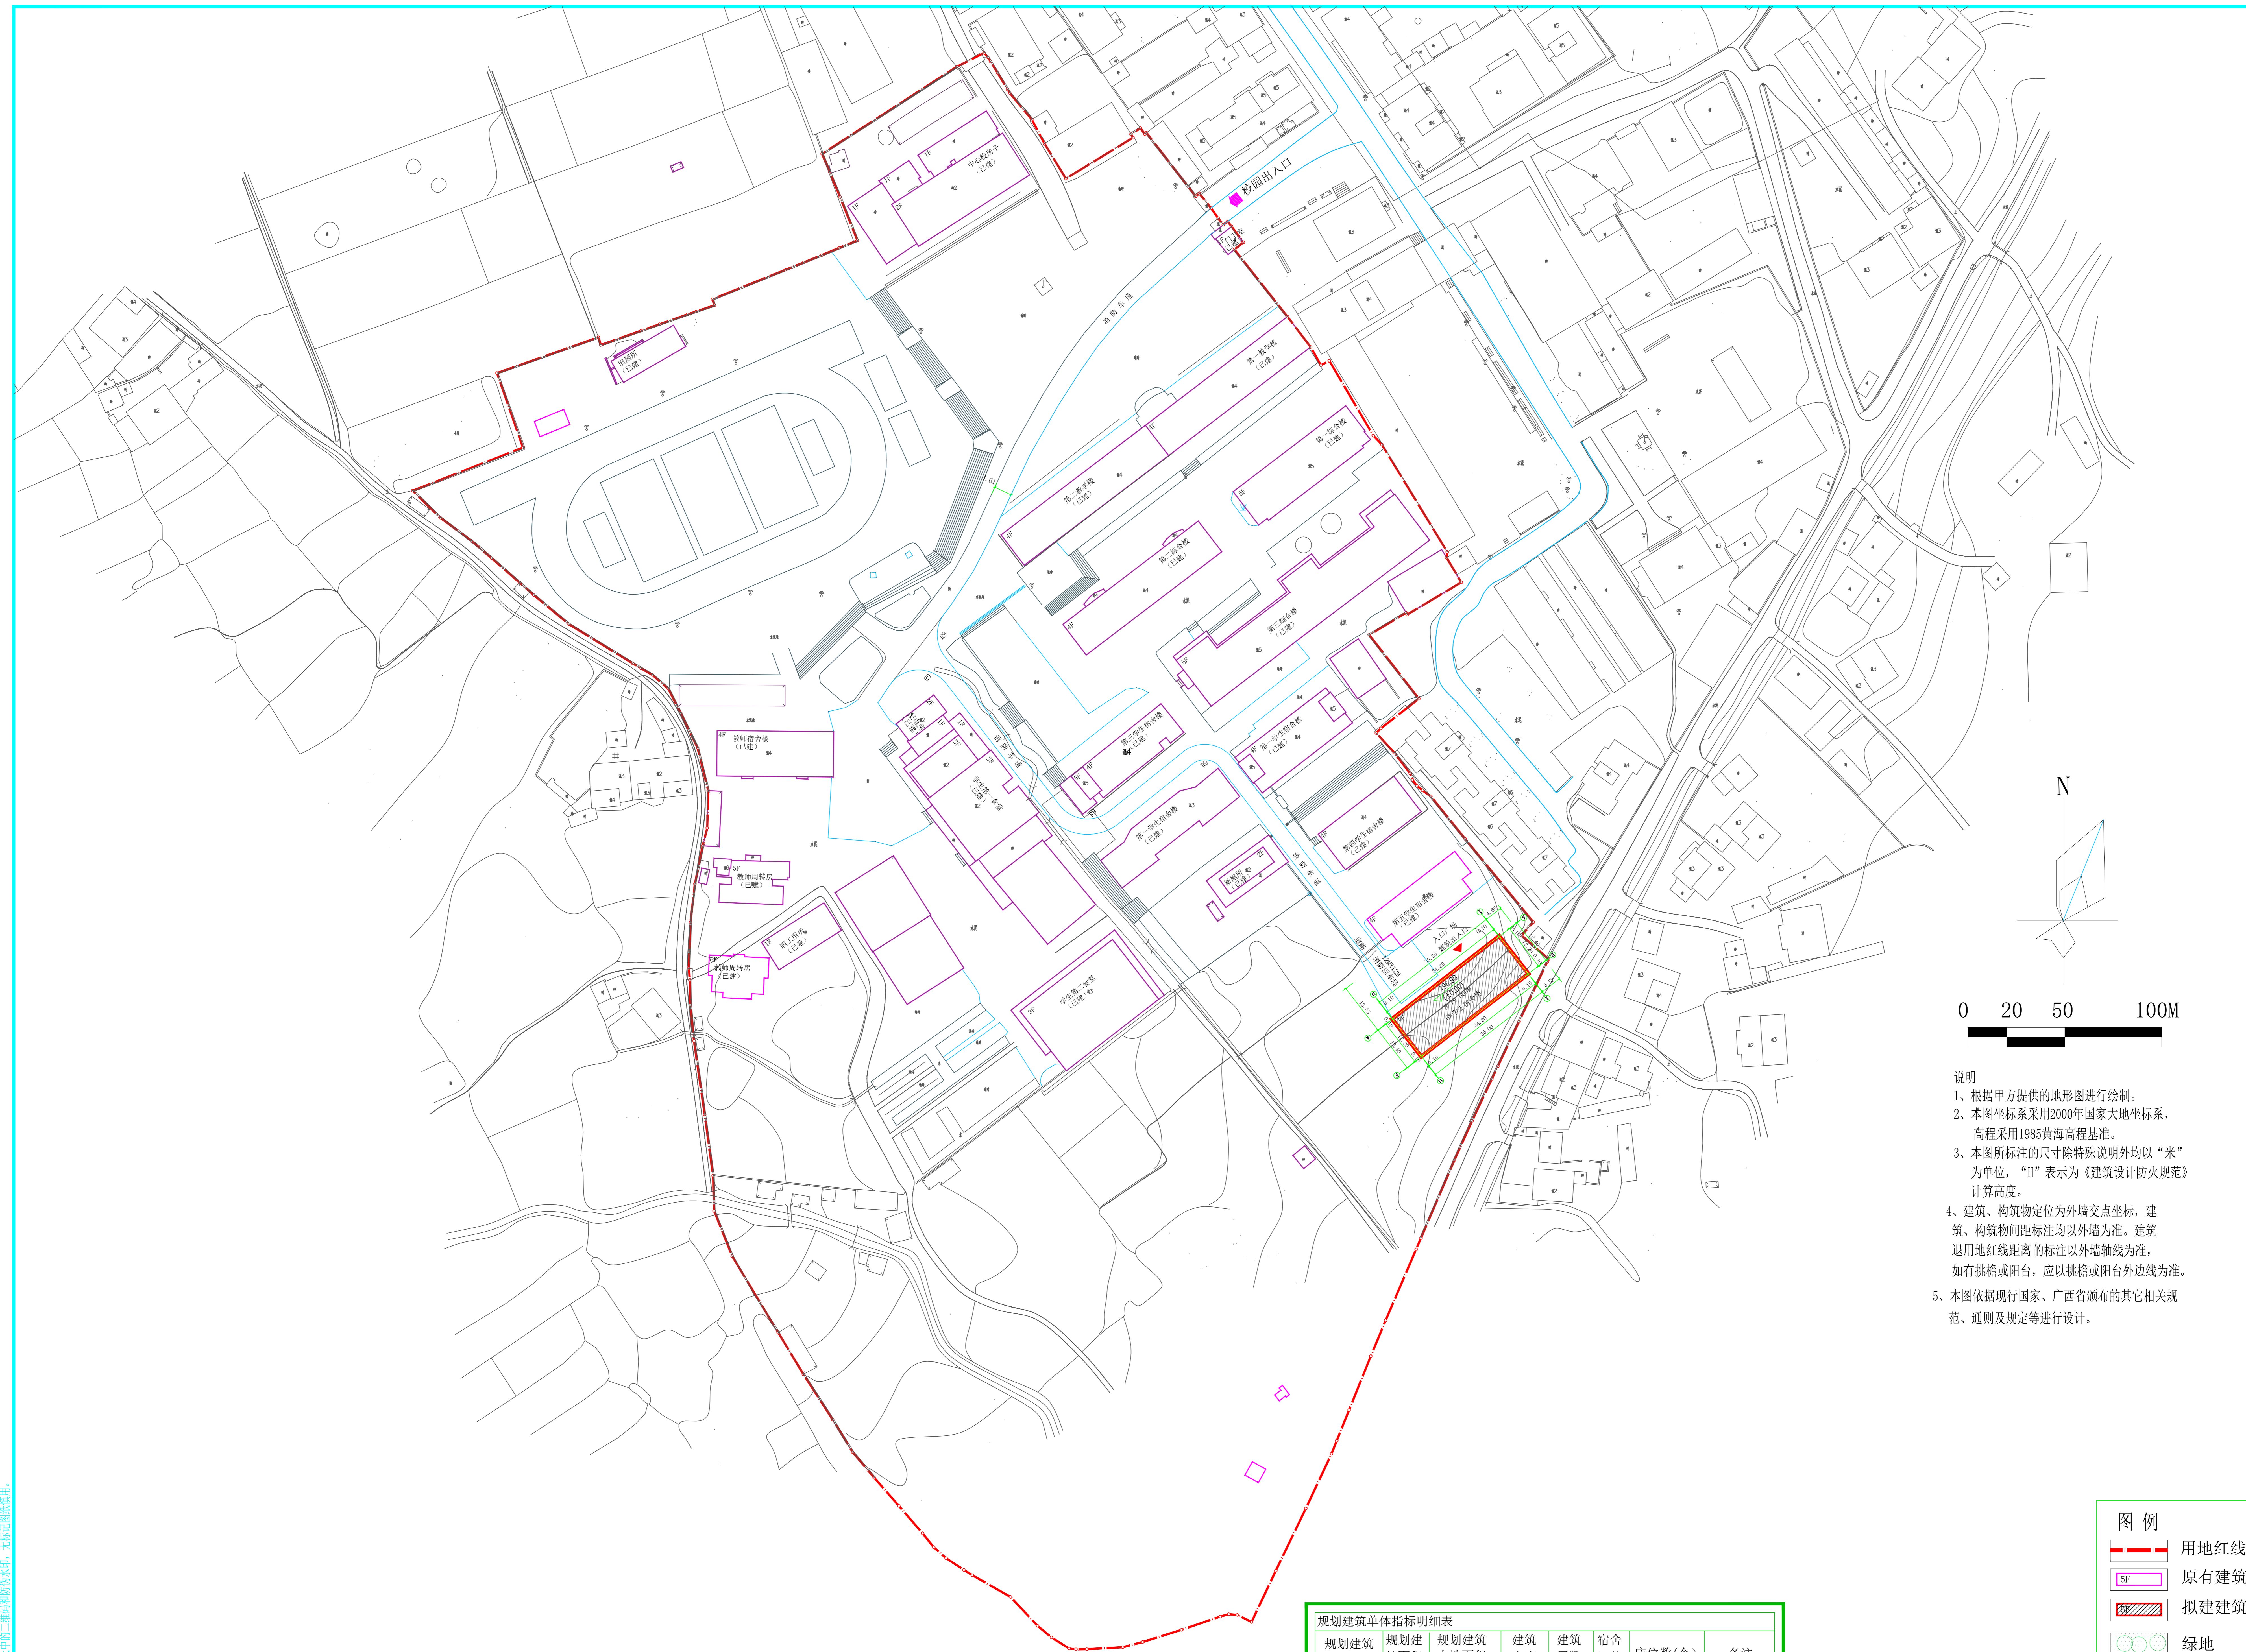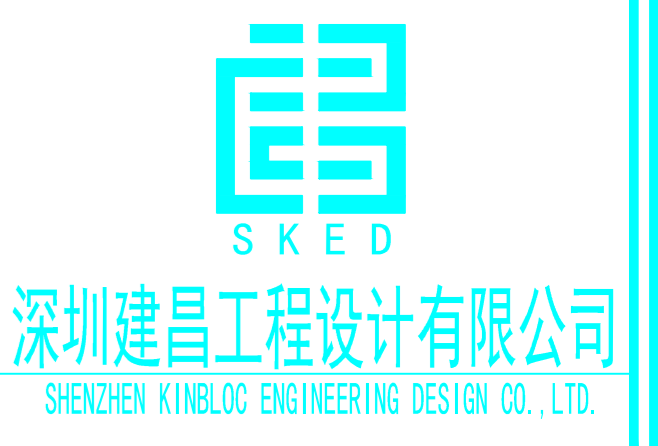

全州县凤凰镇凤凰初中总平面图 1:500

规划建筑楼栋编号	规划建筑面积 (m²)	规划占地面积 (m²)	建筑高度 (m)	建筑层数 (F)	宿舍间数 (间)	床位数(个)	备注
6#学生宿舍楼	2173.40	455.83	19.00	5	40	360	

施工前由规划部门核定红线和雨水、污水管道位置。